

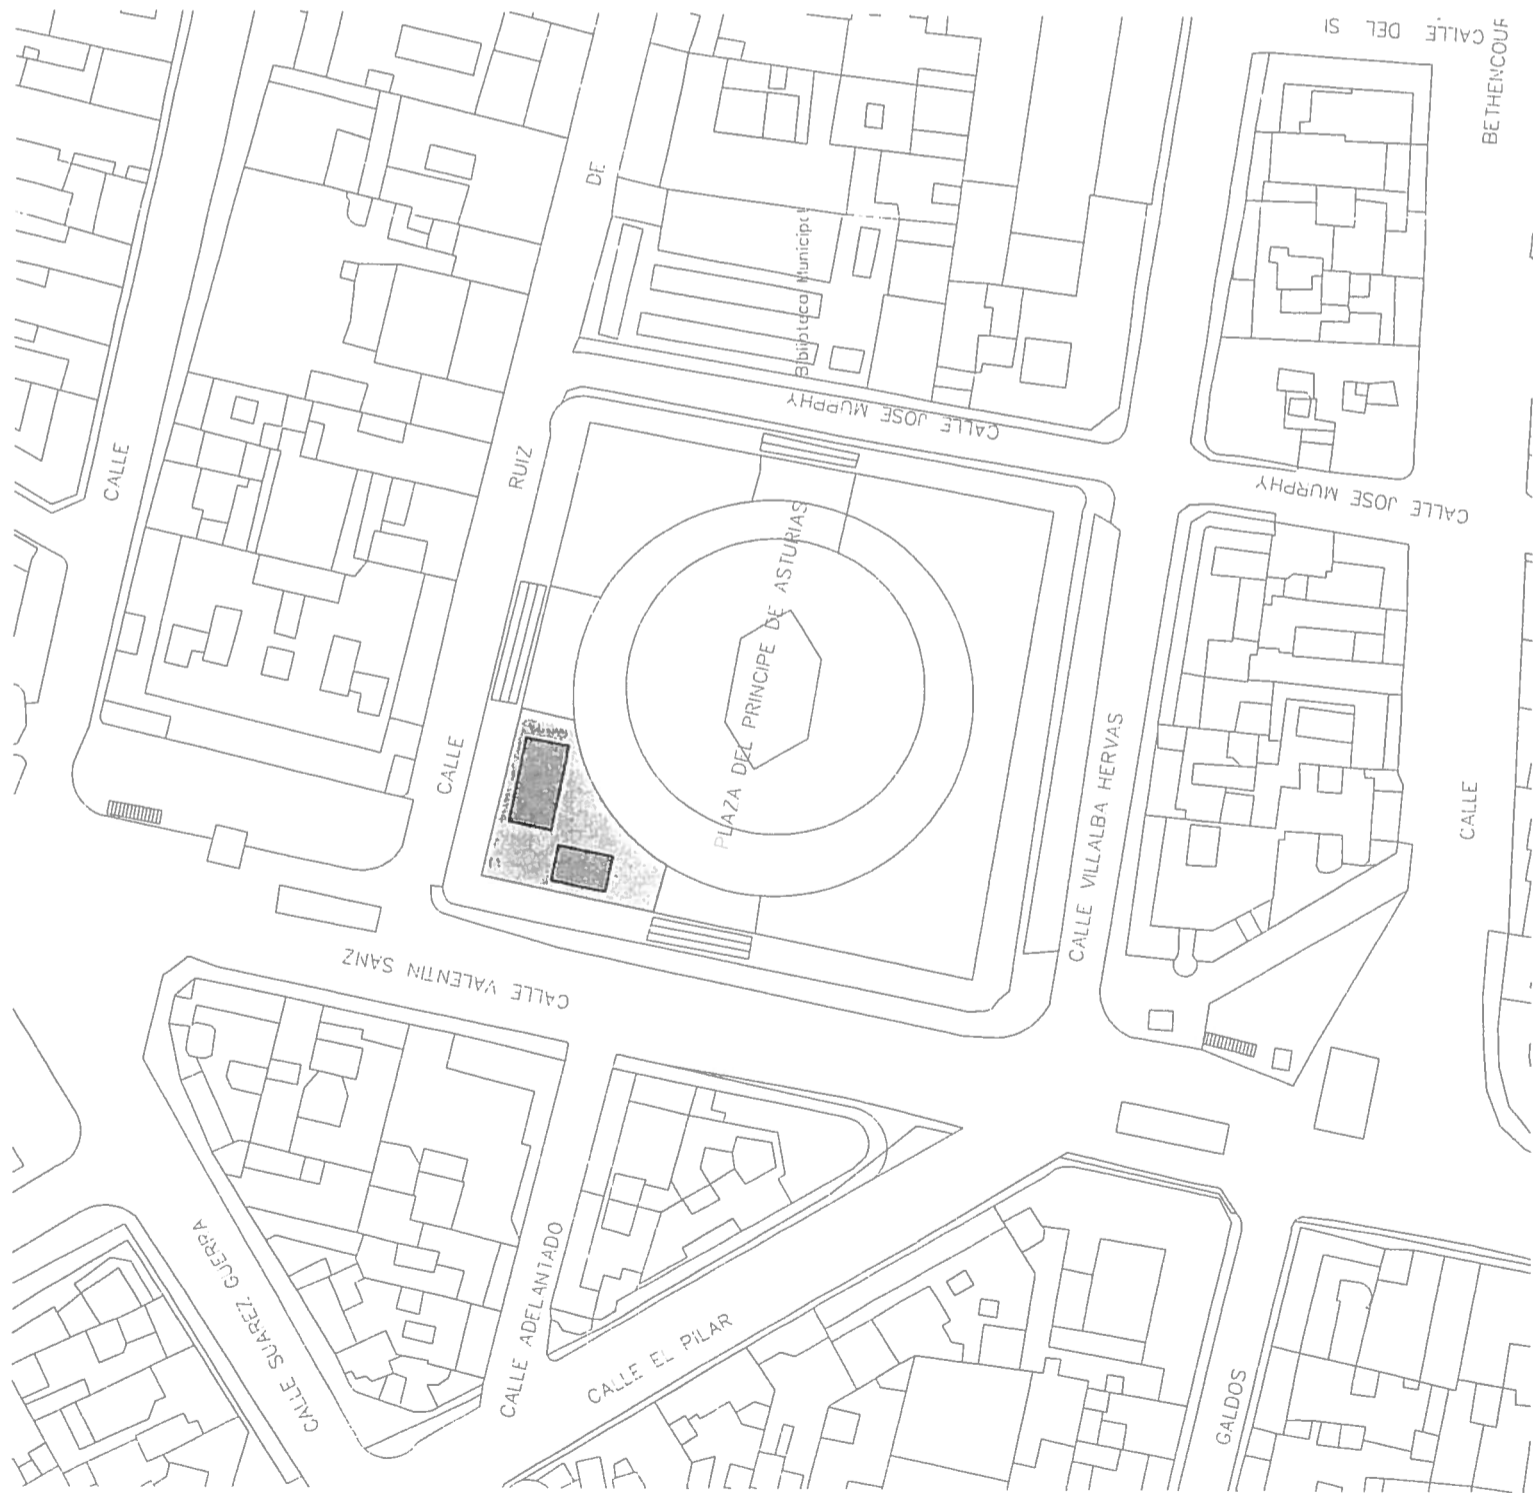


V DOCUMENTACIÓN GRÁFICA. ESTADO ACTUAL

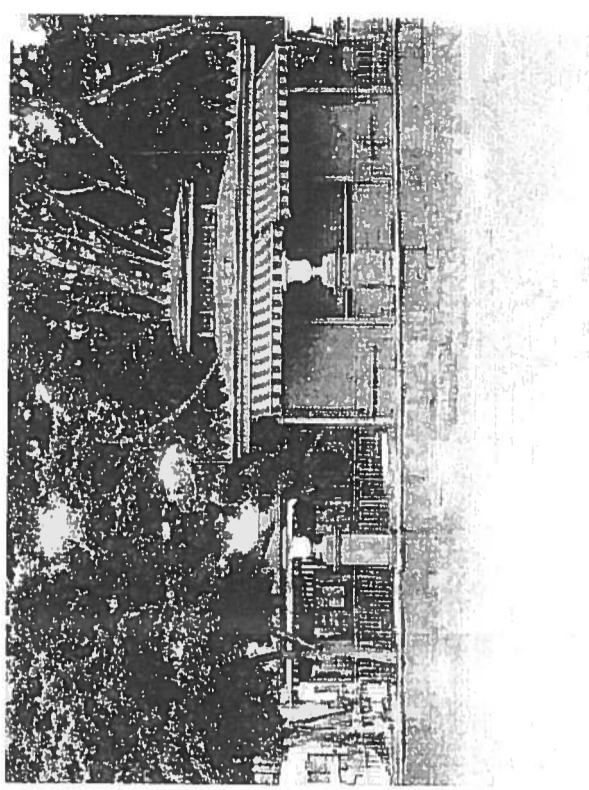

escala 1/1, 000

plano: SITUACIÓN

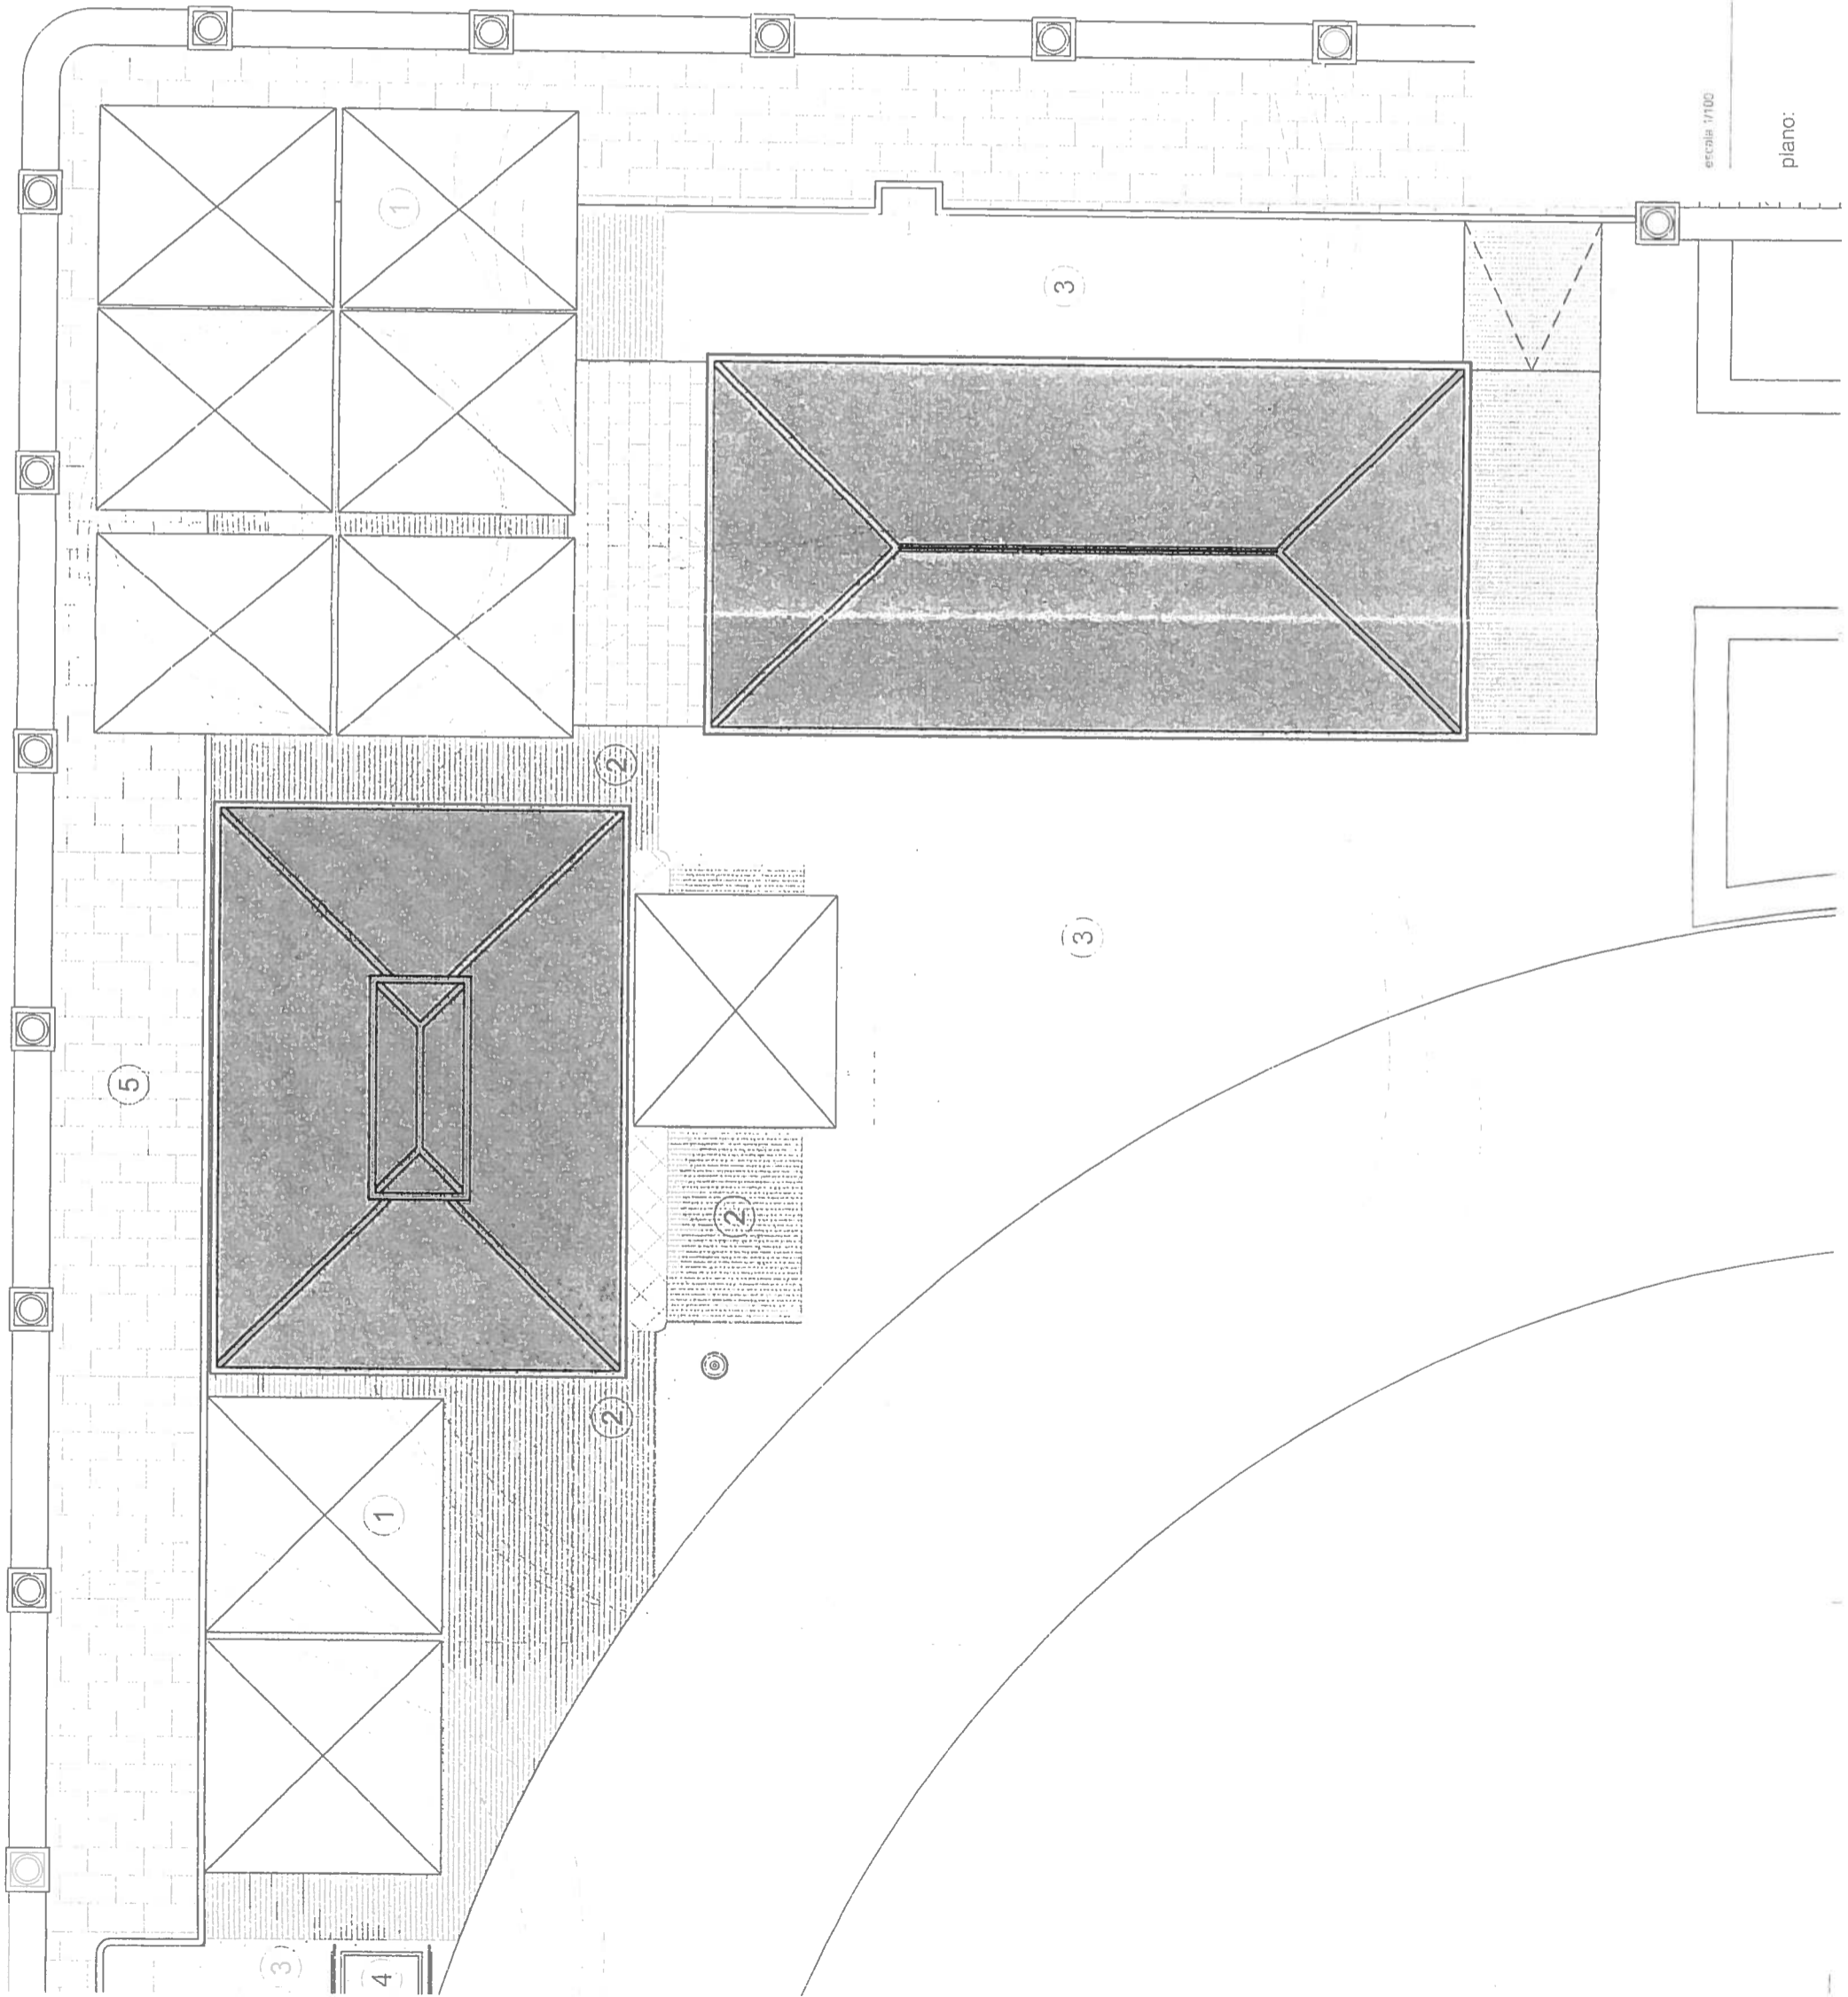

escala 1/100

PLANTA GENERAL

plano:

leyenda de saneamiento



araqueta longitudinal de recogida de pluviales



pozo de bombeo existente



cable ACO de acero inoxidable ranurado ref. 3101.




registro de sumidero sifónico ACO ref. 51.014



araqueta de registro o encuentros resistentes




registro de sumidero sifónico

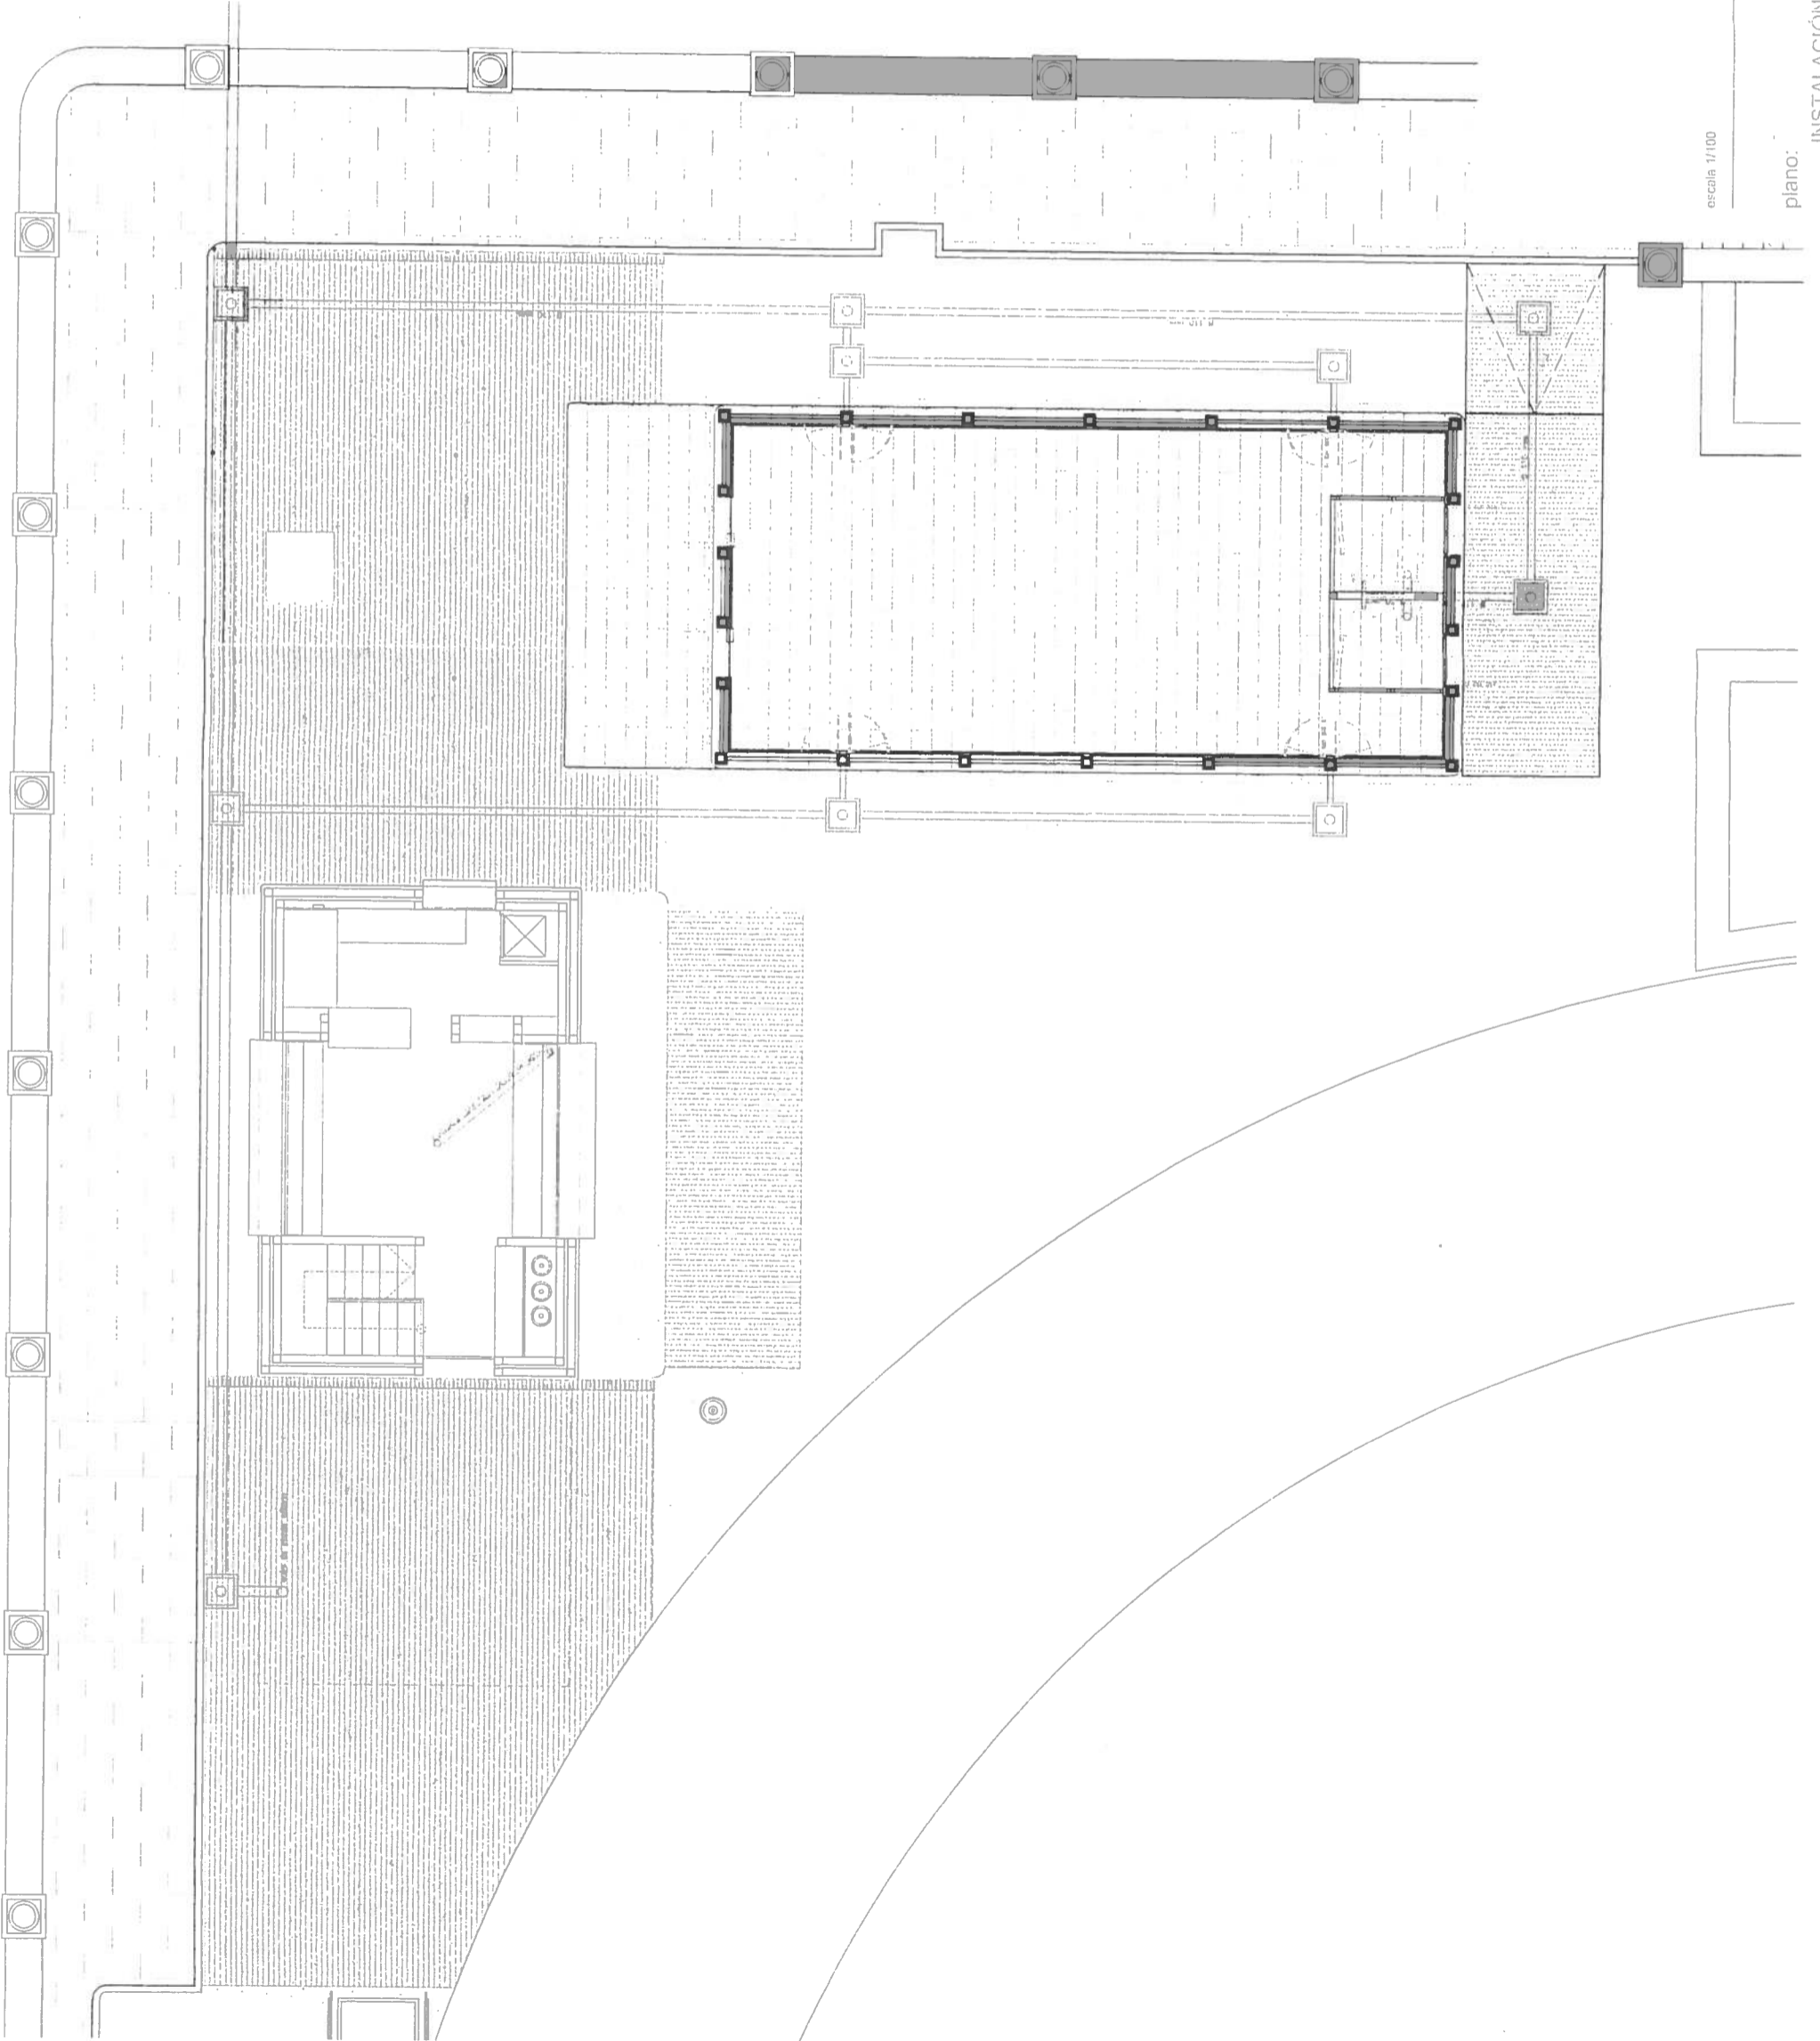

escala 1/100

plano: PLANTA GENERAL
INSTALACIÓN DE SANEAMIENTO

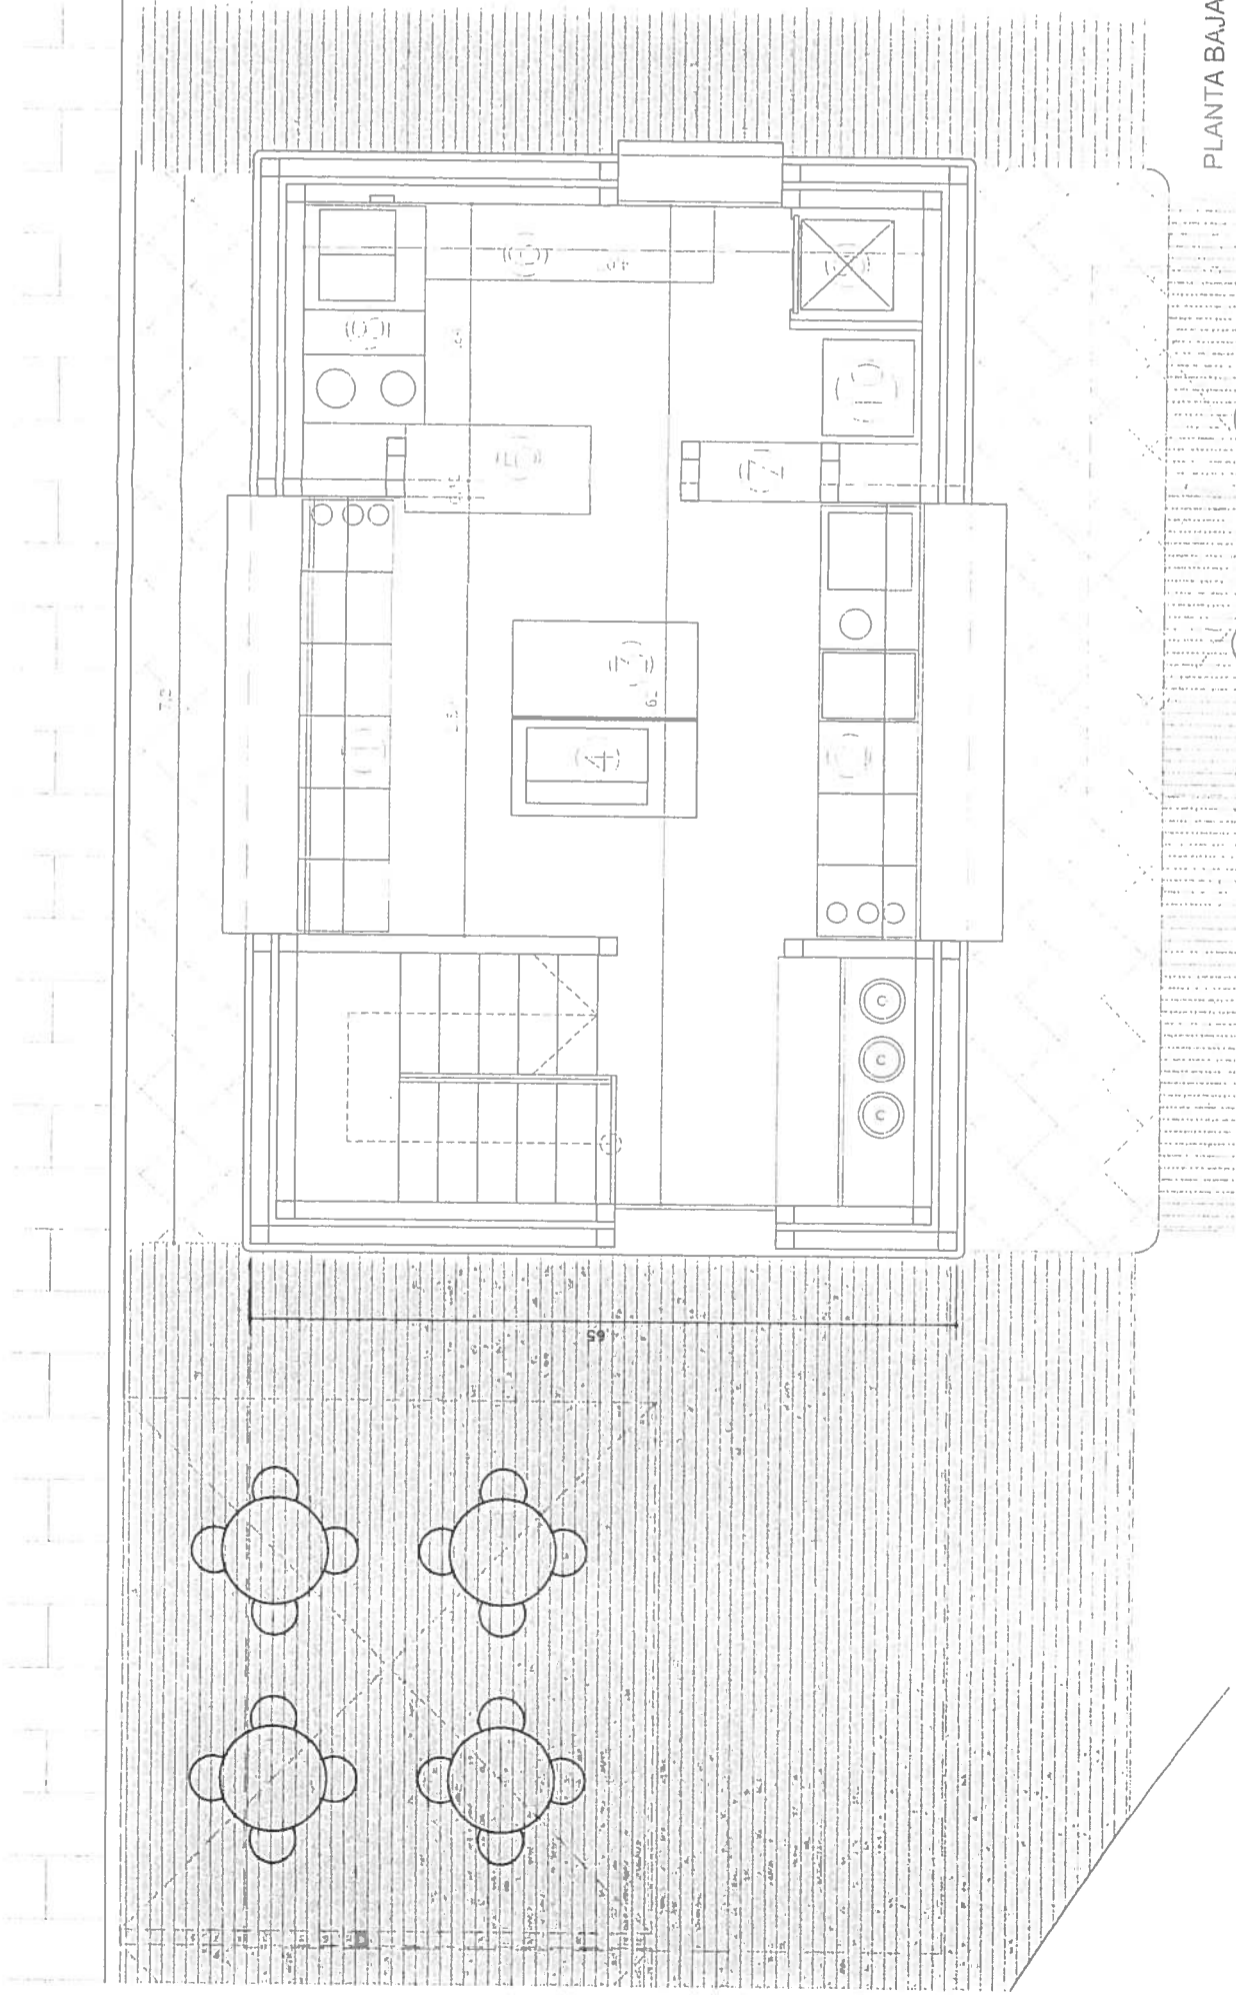


PLANTA BAJA

Leyenda de usos. PLANTA BAJA.

1. Timbres bajo mostrador y tres enfriadores de botellas
2. Timbres bajo mostrador, tres enfriadores de botellas basurero, fregavaso y fregadero.
3. Mueble central con cafetera, y bajos para oreparación de cafe y timbres en lado opuesto.
4. Cafetera.
5. Mueble bajo con timbre apertura por ambas caras.
6. Mueble de trabajo con timbres en parte baja.
7. Mueble con paneras.
8. Cocina de gas- planchas y freidoras.
9. Montaplatos.
10. Expositor refrigerado.

Leyenda de usos. PLANTA SÓTANO.

- 1 Cámara de refrigeración.
- 2 Cámara de congelación.
- 3 Evasadora de vacío.
- 4 Mostrador de descongelación.
- 5 Esianterias altas.
- 6 Fregadero, con grifo de pedal.
- 7 Mostrador de trabajo.
- 8 Cocina de inducción de cuatro fuegos y plancha.
- 9 Dos freidoras.
- 10 Horno de inducción eléctrico.
- 11 Platero caliente (con ruedas) con lamparas de resistencia sobre mesa para calentar.
- 12 Lavaplatos.
- 13 fregadero.
- 14 Montaplatos.
- 15 máquina de hacer hielo

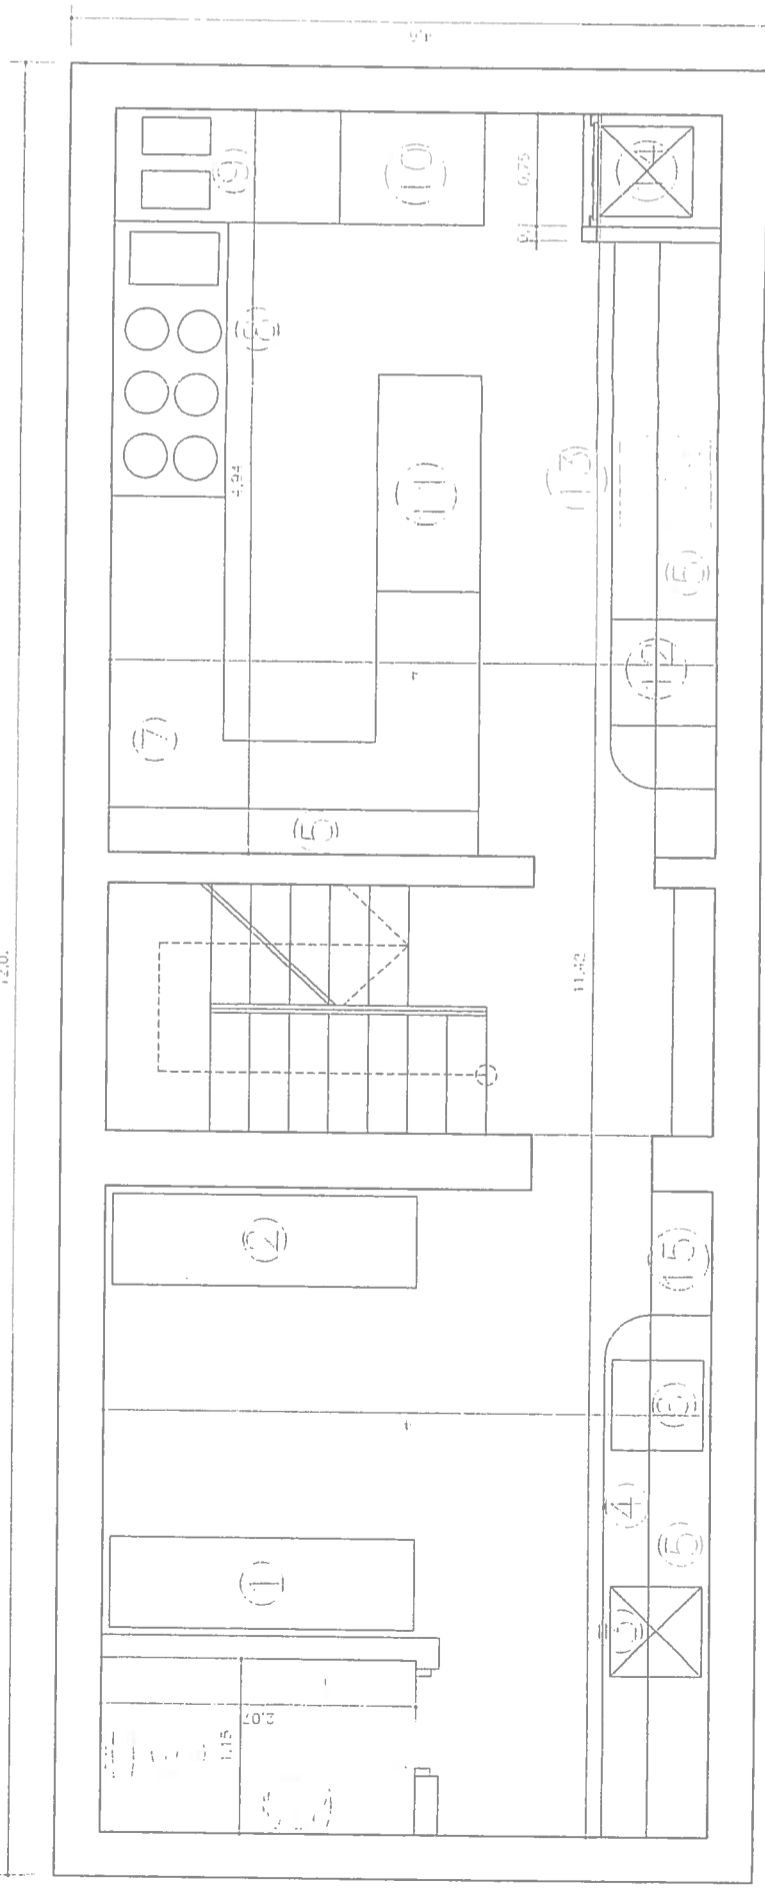

escala 1/50